


E

D


C

B


A

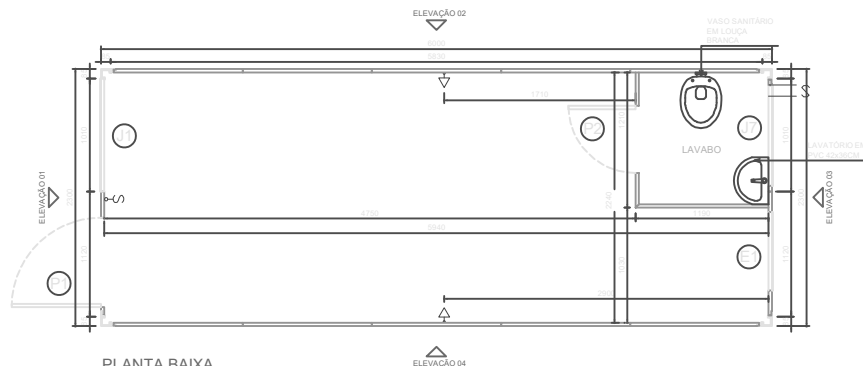


PLANTA BAIXA
ESCALA 1:25

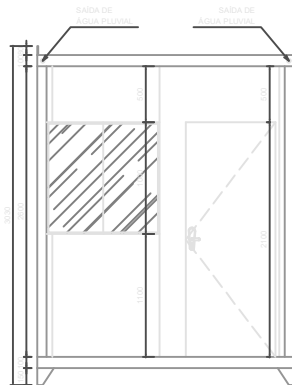

ELEVAÇÃO 01
ESCALA 1:25

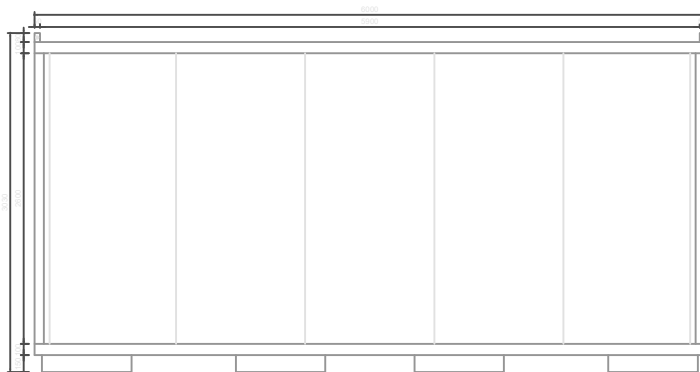

ELEVAÇÃO 02
ESCALA 1:25

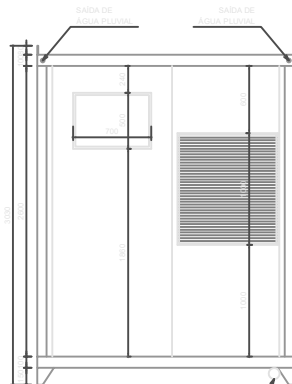

ELEVAÇÃO 03
ESCALA 1:25



ELEVAÇÃO 04
ESCALA 1:25

DOCUMENTOS DE REFERÊNCIA

NOTAS GERAIS

1 - TODAS AS DIMENSÕES EM MILÍMETROS, EXCETO ONDE INDICADO EM CONTRÁRIO

LEGENDA

P 1 - PORTA EM PAINEL ISOTÉRMICO 0,80 x 2,10 M

P 2 - PORTA EM PAINEL ISOTÉRMICO 0,60 x 2,10 M

J 1 - JANELA DE CORRER EM ALUMÍNIO 1,00 x 1,00 M

J 2 - JANELA MAXIM-AR EM PAINEL 0,70 x 0,50 M

J 7 - JANELA VENEZIANA EM ALUMÍNIO 0,90 x 0,36 M

— s — SAÍDA DE ESGOTO

§ - INTERRUPTOR SIMPLES 1,10M DO PISO

△ - TOMADA 220V/20A

ÓRGÃO	
LIBERADO	☐ NÃO LIBERADO ☐
LIBERADO SE INCLUIDOS OS COMENTÁRIOS ☐	
POR	DATA: / /

OBSERVAÇÕES

MODELOS DISPONÍVEIS NAS DIMENSÕES:

- 6,00 X 2,30 M (C X L)
- 3,00 X 2,30 M (C X L)
- OUTRAS SOB CONSULTA

0	EMISSÃO ORIGINAL	16/11/12			
REV.	DESCRIÇÃO	DATA	EXEC.	VERIF.	APROV.

 Empresa Mineira de Container	CONTRATOR	
	ARG. ELETRÔNICO	
CLIENTE		
PROGRAMA		
ÁREA		
TÍTULO		
MODELO TERMO ACÚSTICO COM LAVABO		
PROJETO	EXEC.	VERIF.
ESCALA INDICADA	DESENHO	FOLHA 01 de 01
CORPORATIVA		
DATA	16/11/12	