




PLANTA BAIXA
ESCALA 1:25

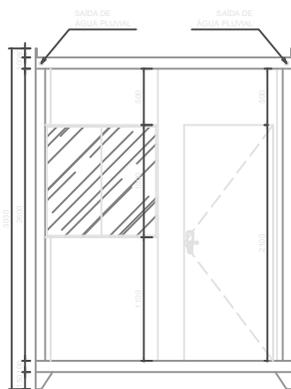

ELEVÇÃO 01
ESCALA 1:25

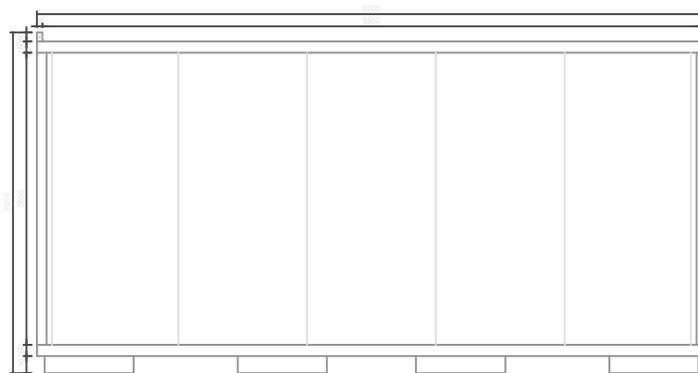

ELEVÇÃO 02
ESCALA 1:25

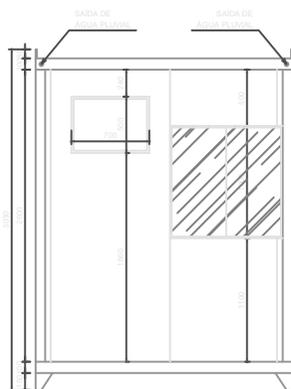

ELEVÇÃO 03
ESCALA 1:25



ELEVÇÃO 04
ESCALA 1:25

DOCUMENTOS DE REFERÊNCIA

NOTAS GERAIS

1 - TODAS AS DIMENSÕES EM MILÍMETROS, EXCETO ONDE INDICADO EM CONTRÁRIO

LEGENDA

- P 1 - PORTA EM PAINEL ISOTÉRMICO 0,80 x 2,10 M
- P 2 - PORTA EM PAINEL ISOTÉRMICO 0,60 x 2,10 M
- J 1 - JANELA DE CORRER EM ALUMÍNIO 1,00 x 1,00 M
- J 2 - JANELA MAXIM-AR EM PAINÉL 0,70 X 0,50 M
- J 7 - JANELA VENEZIANA EM ALUMÍNIO 0,90 x 0,36 M
- s — - SAÍDA DE ESGOTO
- ⚡ - INTERRUPTOR SIMPLES 1,10M DO PISO
- ⏚ - TOMADA 220V/20A

ÓRGÃO	
LIBERADO	<input type="checkbox"/> NÃO LIBERADO <input type="checkbox"/>
LIBERADO SE INCLUIDOS OS COMENTÁRIOS <input type="checkbox"/>	
POR	DATA: / /

OBSERVAÇÕES

MODELOS DISPONÍVEIS NAS DIMENSÕES:

- 6,00 X 2,30 M (C X L)
- 3,00 X 2,30 M (C X L)
- OUTRAS SOB CONSULTA

REV.	EMISSÃO ORIGINAL	1911/12	EXEC.	VERIF.	APROV.

		CONTRATANTE	
		ARQ. ELETRÔNICO	
CLIENTE			
PROGRAMA			
ÁREA			
TÍTULO			
MODELO TERMO ACÚSTICO VÃO LIVRE			
PROJETO	EXEC.	VERIF.	APROV.
ESCALA INDICADA	DESENHO	FOLHA	01 de 01
CORPORATIVA			
DATA			